

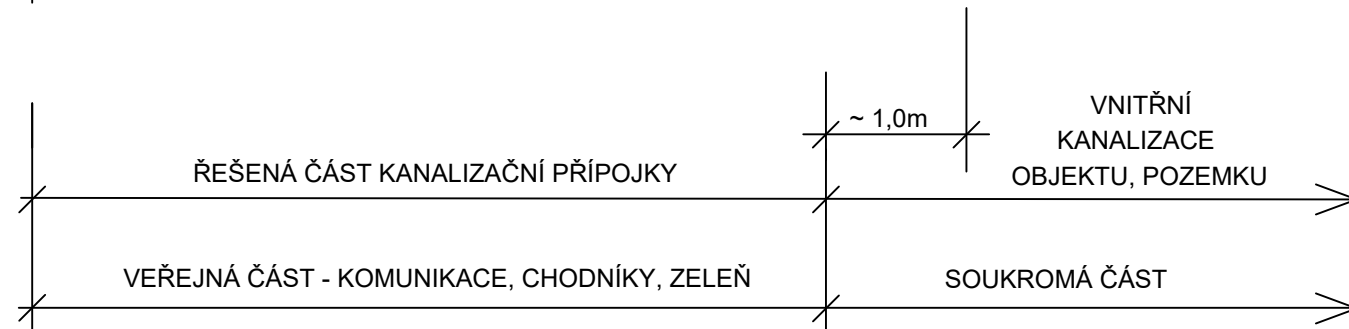


# ŘEZ

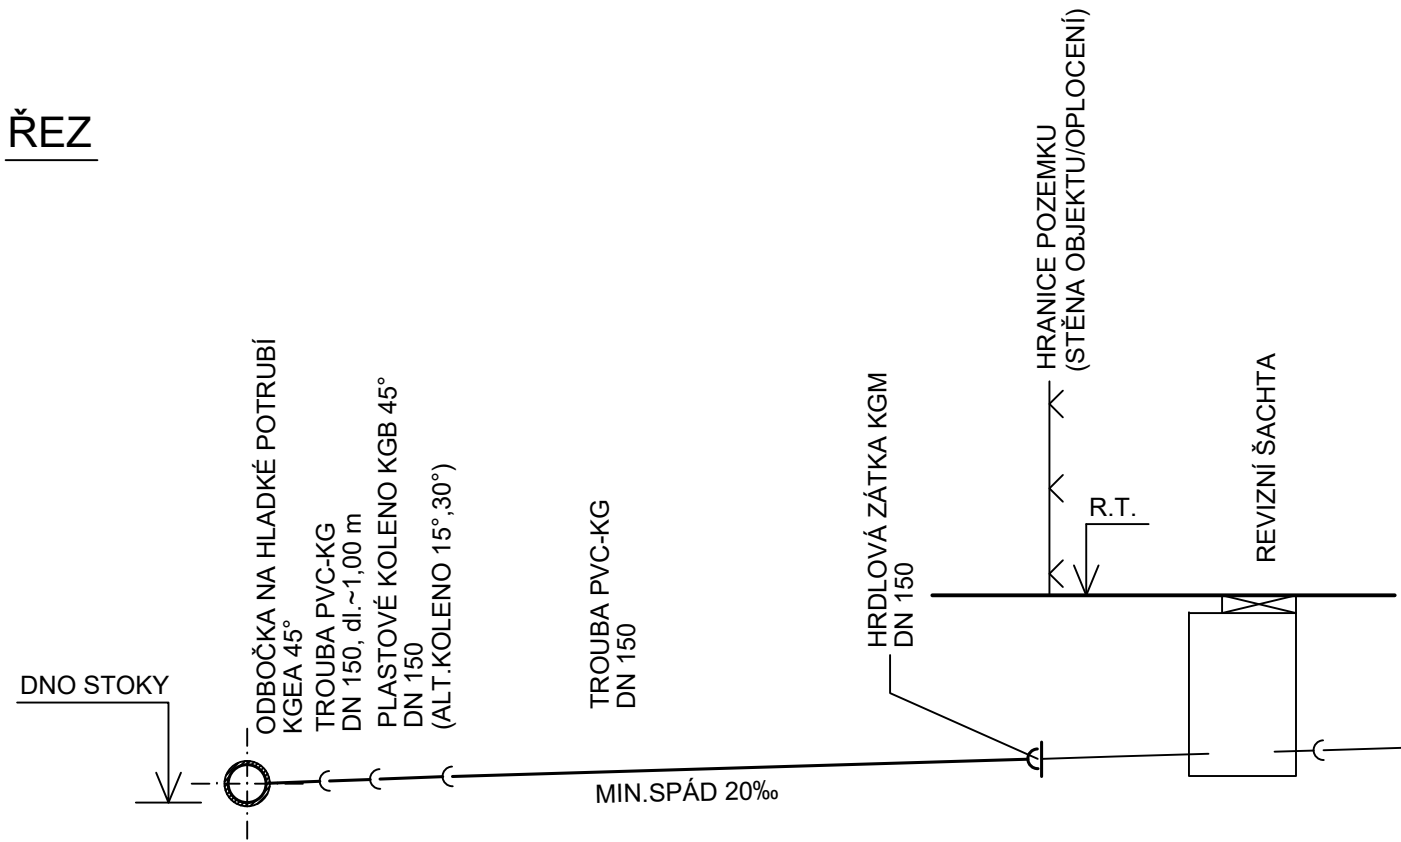

# PŮDORYS

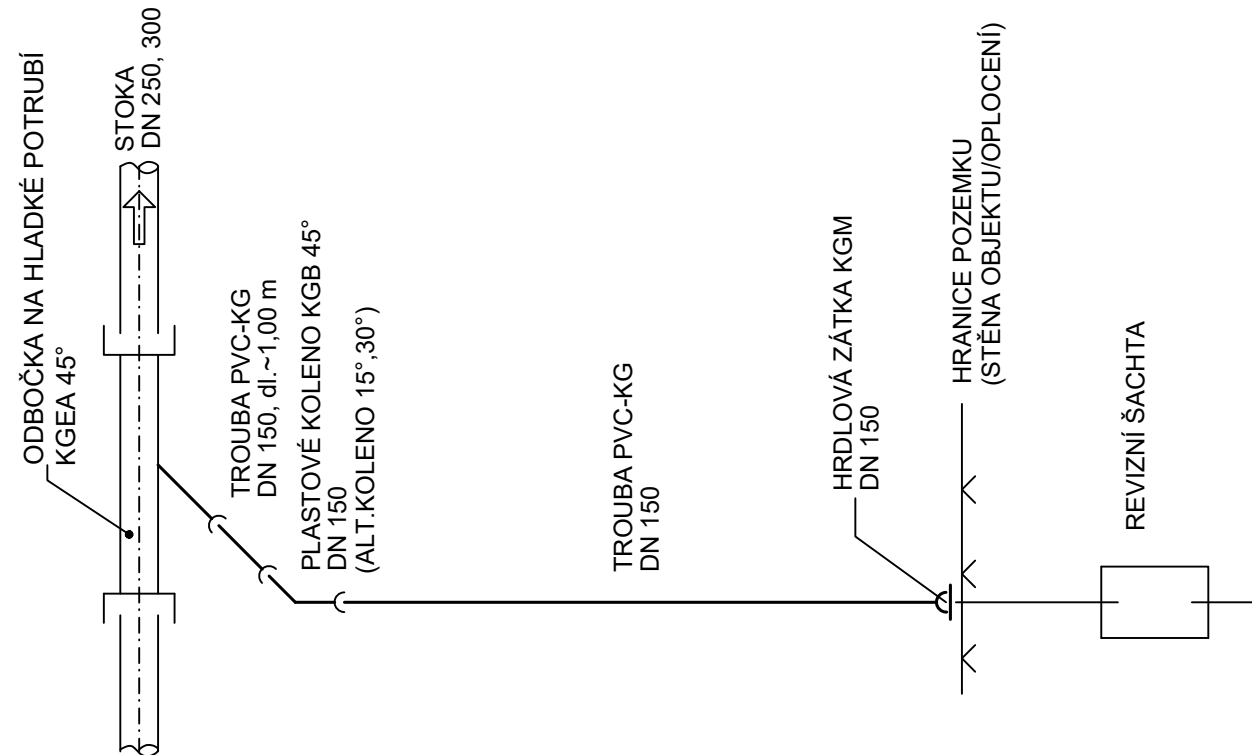

ODPOVÍDÁ SKUTEČNÉMU PROVEDENÍ

## DOKUMENTACE SKUTEČNÉHO PROVEDENÍ STAVBY

ODP. PROJEKTANT:  
Ing. ŠLEMENDA T.

VYPRACOVAL:  
ŠLEMENDOVÁ B.

DATUM:  
05/2022

Ing. ŠLEMENDA TOMÁŠ  
HUSOVA 606, BLOVICE  
Projektová a inženýrská činnost  
IČO: 64871061

INDEX ZMĚNY	POPIS ZMĚNY	DATUM	PROVEDL	PODPIS

<p>VODOHOSPODÁŘSKÝ PODNIK a.s. PRAŽSKÁ 14, 303 02 PLZEŇ Tel: 377 201 630, e-mail: vhp@vhp.cz, www.vhp.cz</p>	INVESTOR: <b>OBEC PŘEDSLAV</b> Předslav 53, 339 01 Klatovy	
	ZPRACOVAL: Ing. Vraný	PROJEKTANT: Ing. Vraný
HLAVNÍ INŽENÝR PROJEKTU: Ing. Vraný		ČÍSLO ZAKÁZKY: 2029 DATUM: 10/2017 POČET LISTŮ: 2 A4 MĚŘÍTKO: 1:50 STUPEŇ: DPS
AKCE: <b>PŘEDSLAV - ODKANALIZOVÁNÍ A ČIŠTĚNÍ ODPADNÍCH VOD</b>		ČÍSLO VÝKRESU: <b>D1.1.09</b>
NÁZEV VÝKRESU: SO 01 Kanalizace <b>SCHÉMA KANALIZAČNÍ PŘÍPOJKY</b>		