





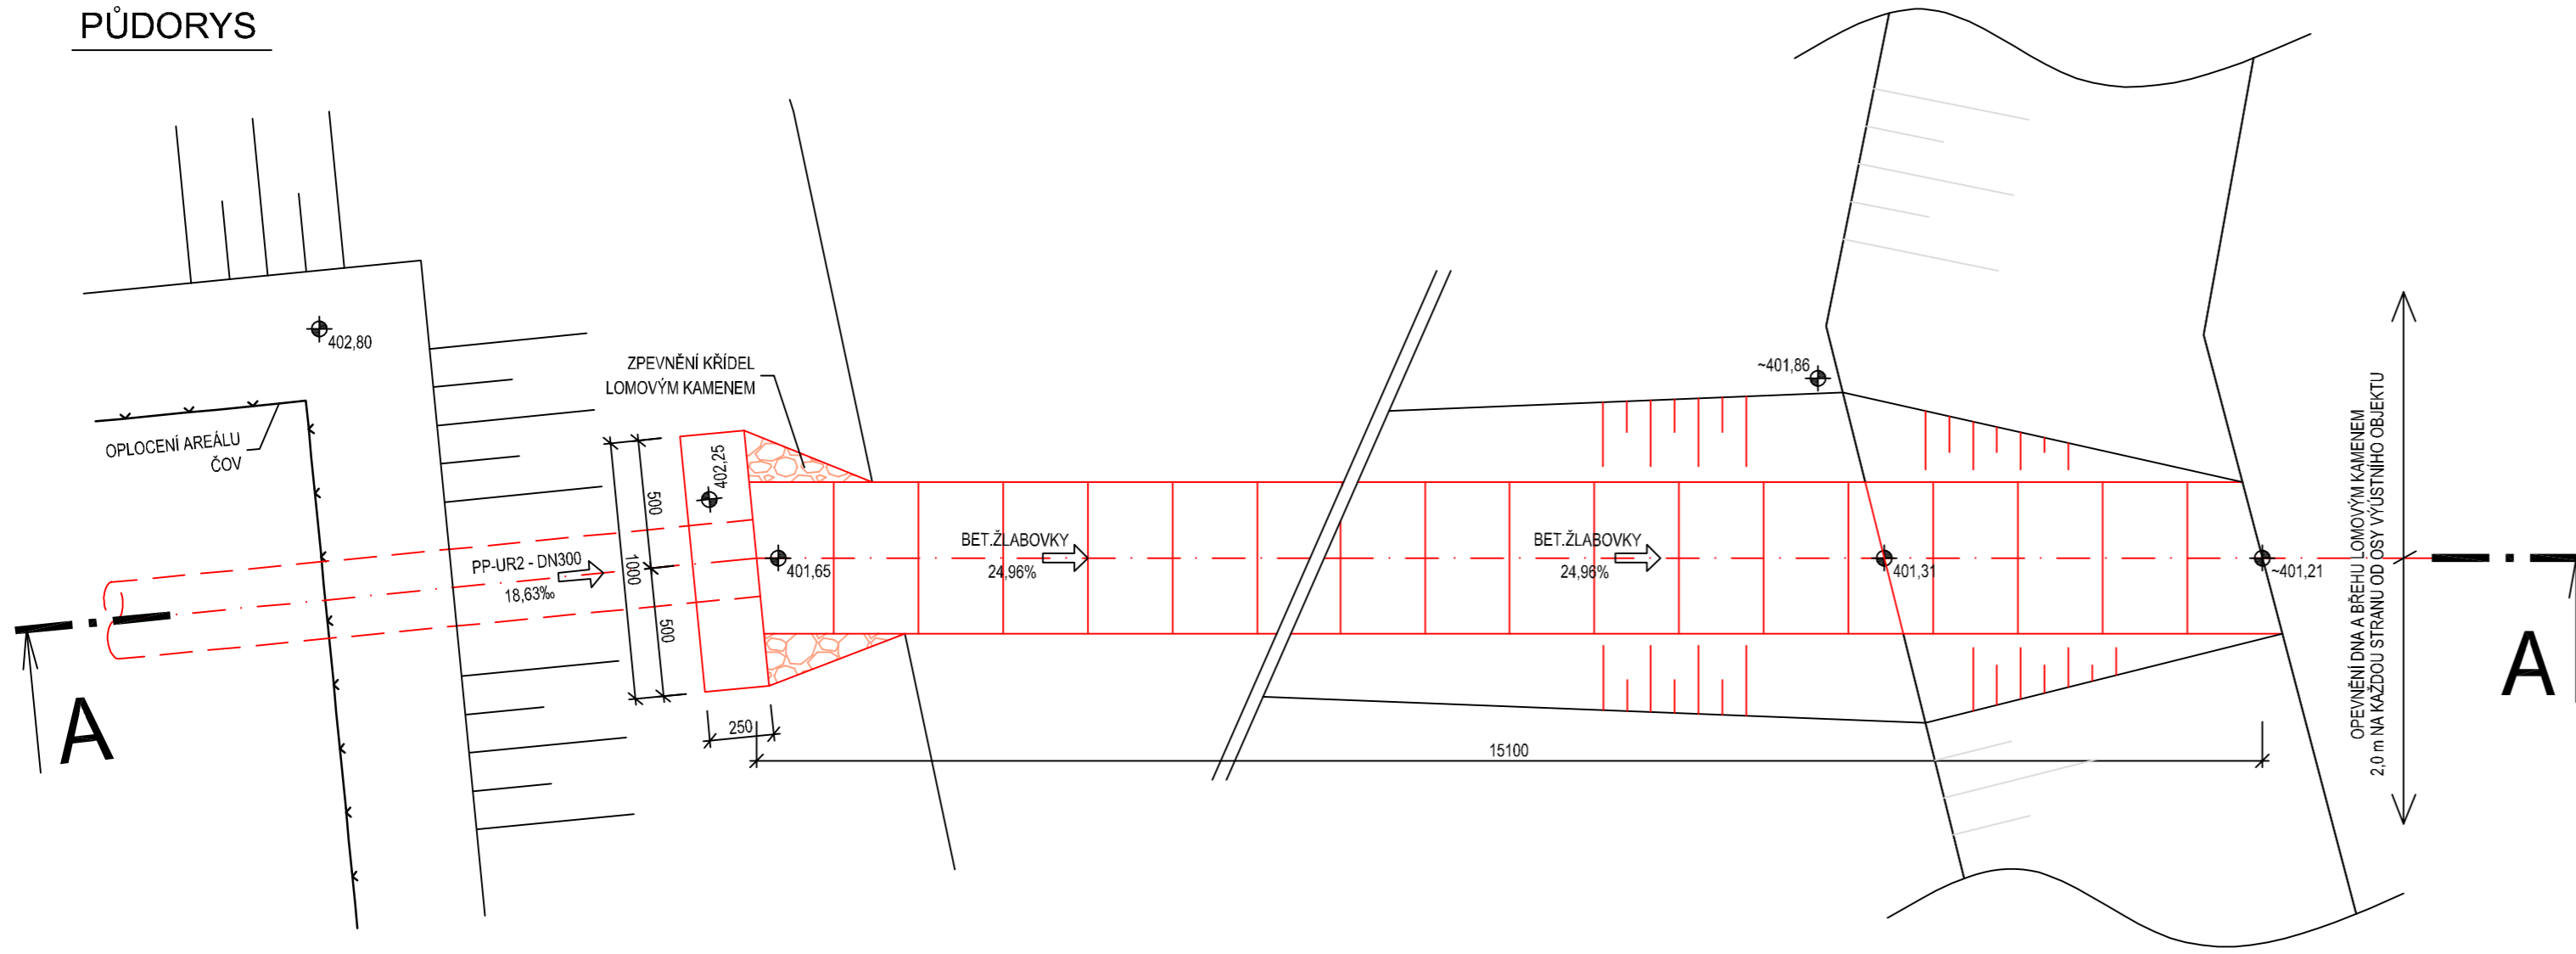

PŮDORYS

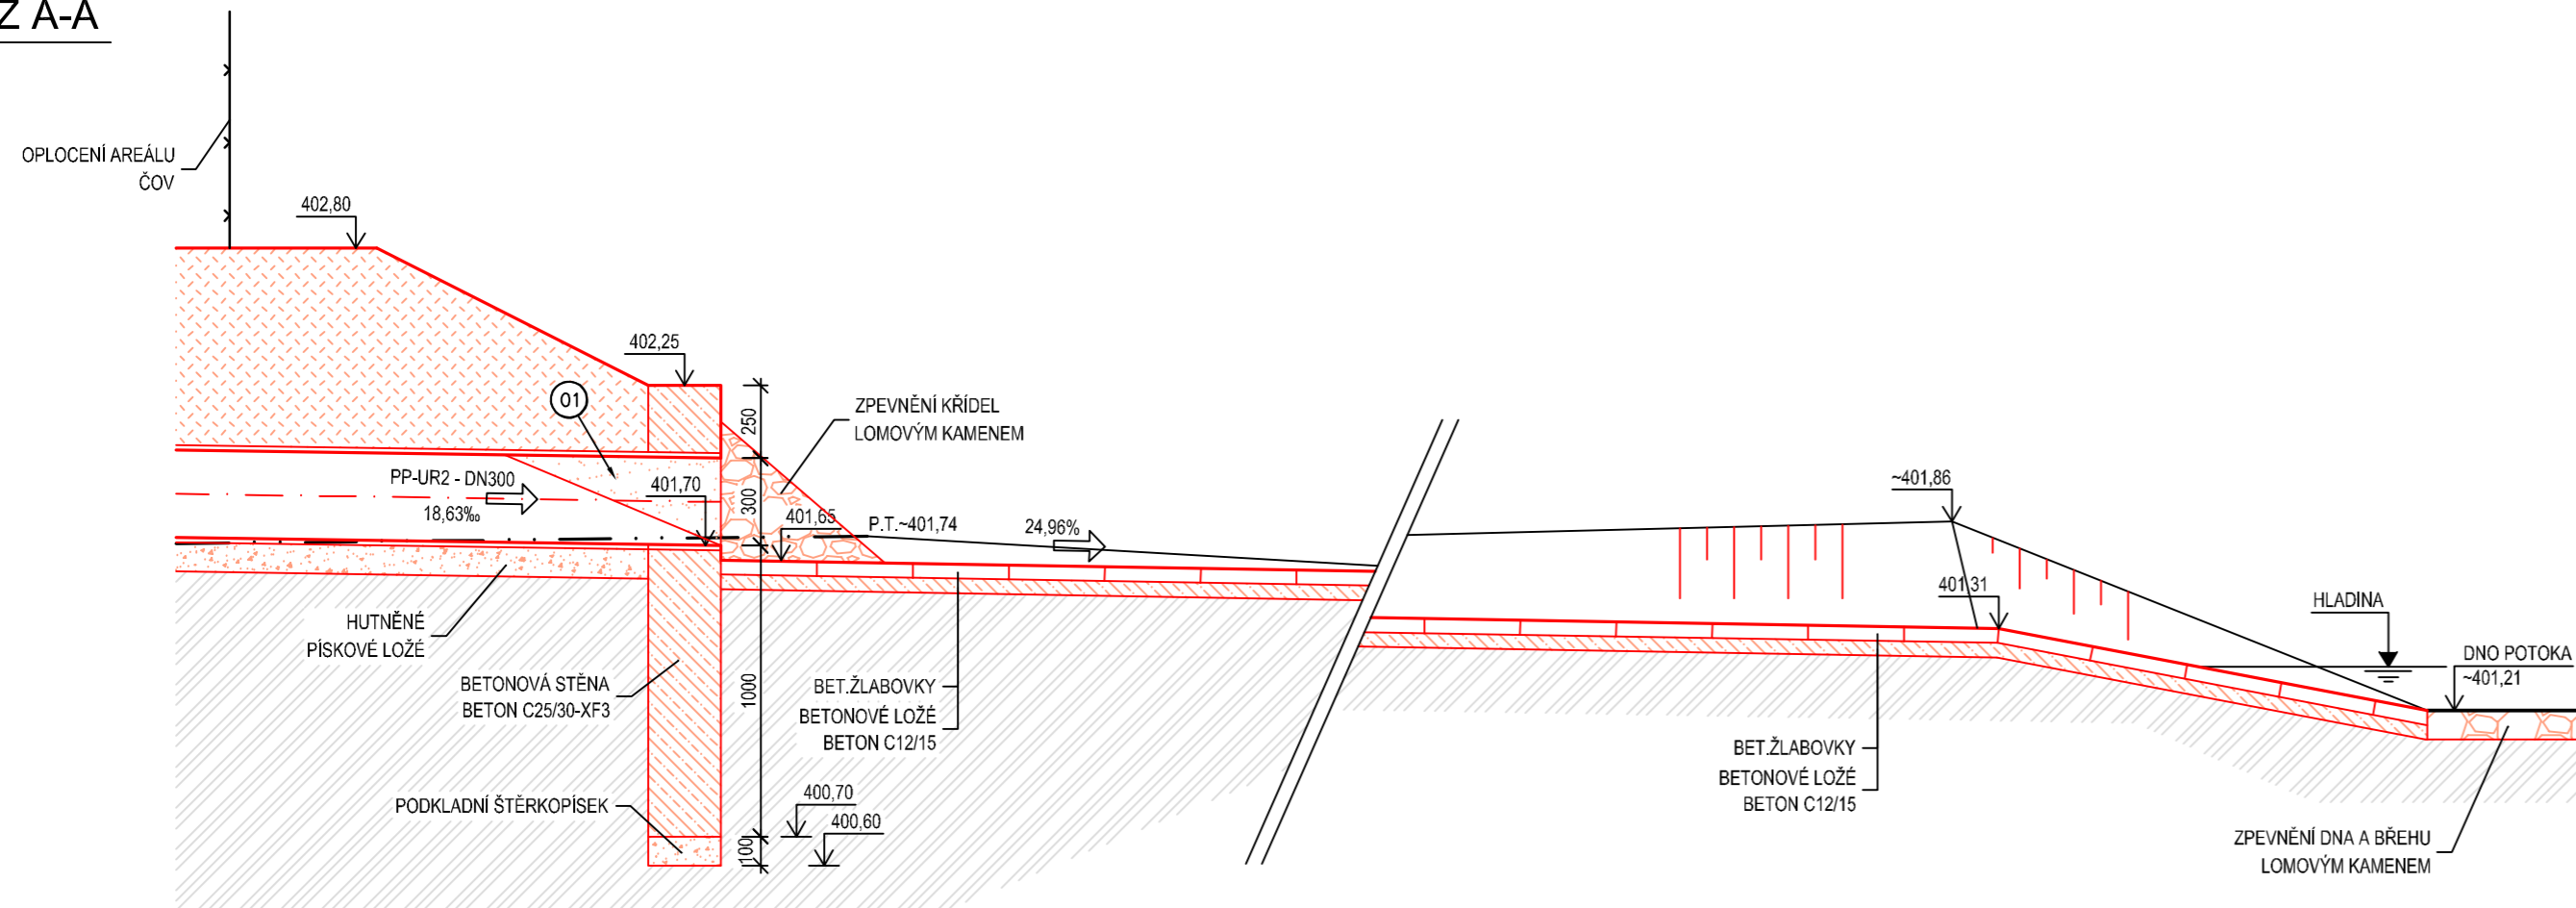

ŘEZ A-A




LEGENDA MATERIÁLŮ

-  BETONOVÉ KONSTRUKCE
-  LOMOVÝ KÁMEN
-  HUTNĚNÝ PODSYP ŠTĚRKOPÍSEK
-  HUTNĚNÝ NÁSYP

OSTATNÍ VÝROBKY

- 01 PŘÍMÁ VSVUNÁ, ZPĚTNÁ Klapka VLOŽNÁ, PRO POTRUBÍ DN300, MATERIÁL NEREZ OCEL (EN1.4404/AISI 316), MAXIMÁLNÍ PROTITLAK 0.08 MPa, PRO HORIZONTÁLNÍ INSTALACI, KOTVENÁ NA STĚNU VÝÚSTNÍHO OBJEKTU

INDEX ZMĚNY	POPIS ZMĚNY	DATUM	PROVEDL	PODPIS

 <p>VODOHOSPODÁŘSKÝ PODNIK a.s. PRAŽSKÁ 14, 303 02 PLZEŇ Tel: 377 201 630, e-mail: vhp@vhp.cz, www.vhp.cz</p>	INVESTOR: OBEC PŘEDSLAV Předslav 53, 339 01 Klatovy	
	ZPRACOVAL: Ing. Vraný PROJEKTANT: Ing. Vraný HLAVNÍ INŽENÝR PROJEKTU: Ing. Vraný	ČÍSLO ZAKÁZKY: 2029 DATUM: 10/2017 POČET LISTŮ: 2 A4 MĚŘÍTKO: 1:25 STUPEŇ: DPS
AKCE: PŘEDSLAV - ODKANALIZOVÁNÍ A ČIŠTĚNÍ ODPADNÍCH VOD		ČÍSLO VÝKRESU: D1.2.16
NÁZEV VÝKRESU: SO 02 ČOV VÝÚSTNÍ OBJEKT		ČÍSLO VÝKRESU: D1.2.16